
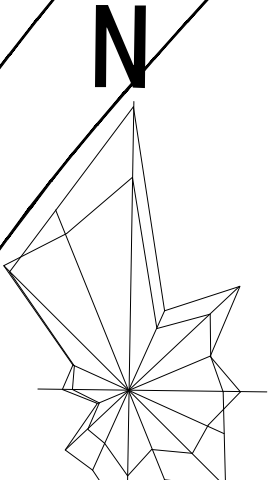


外语学院重庆第二外国语学校
校园给水主管道改造工程设计方案图


2025. 05. 04

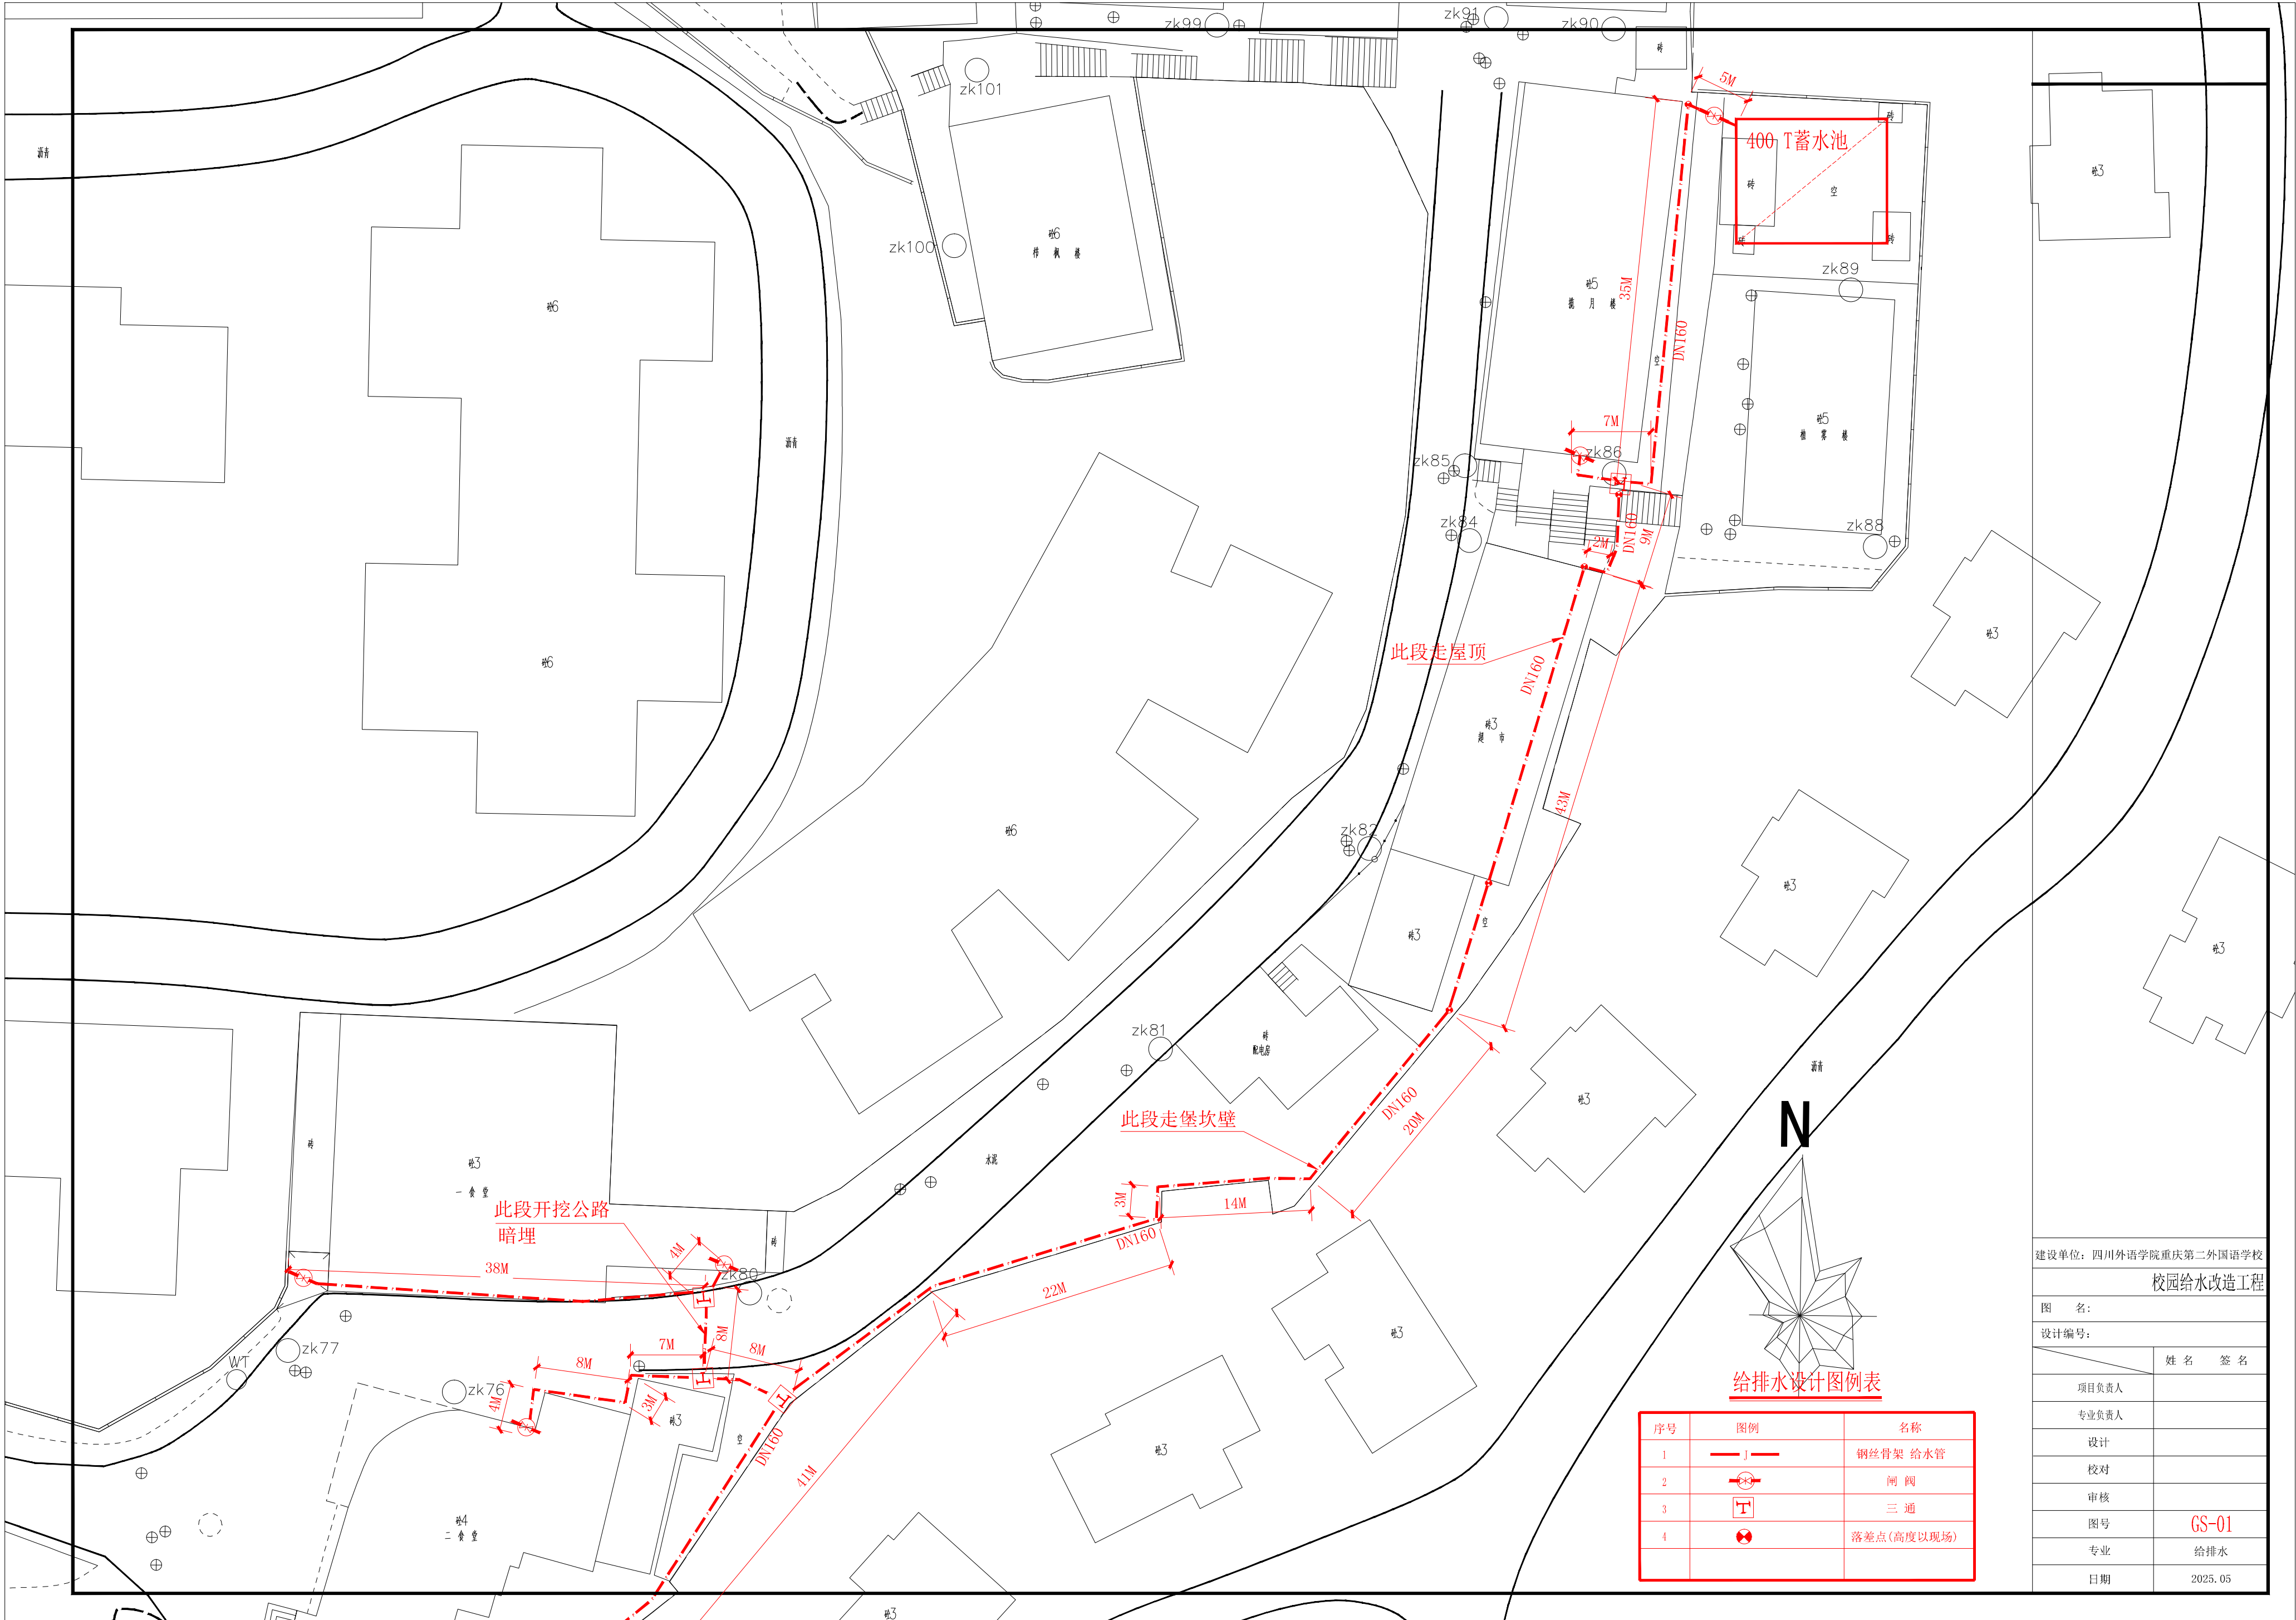

给排水设计图例表

序号	图例	名称
1	— J —	钢丝骨架 给水管
2	⊕	闸 阀
3	T	三 通
4	⊙	落差点(高度以现场)

建设单位：四川外语学院重庆第二外国语学校	
图 名：校园给水改造工程	
设计编号：	
项目负责人	姓 名 签 名
专业负责人	
设计	
校对	
审核	
图号	GS-01
专业	给排水
日期	2025. 05

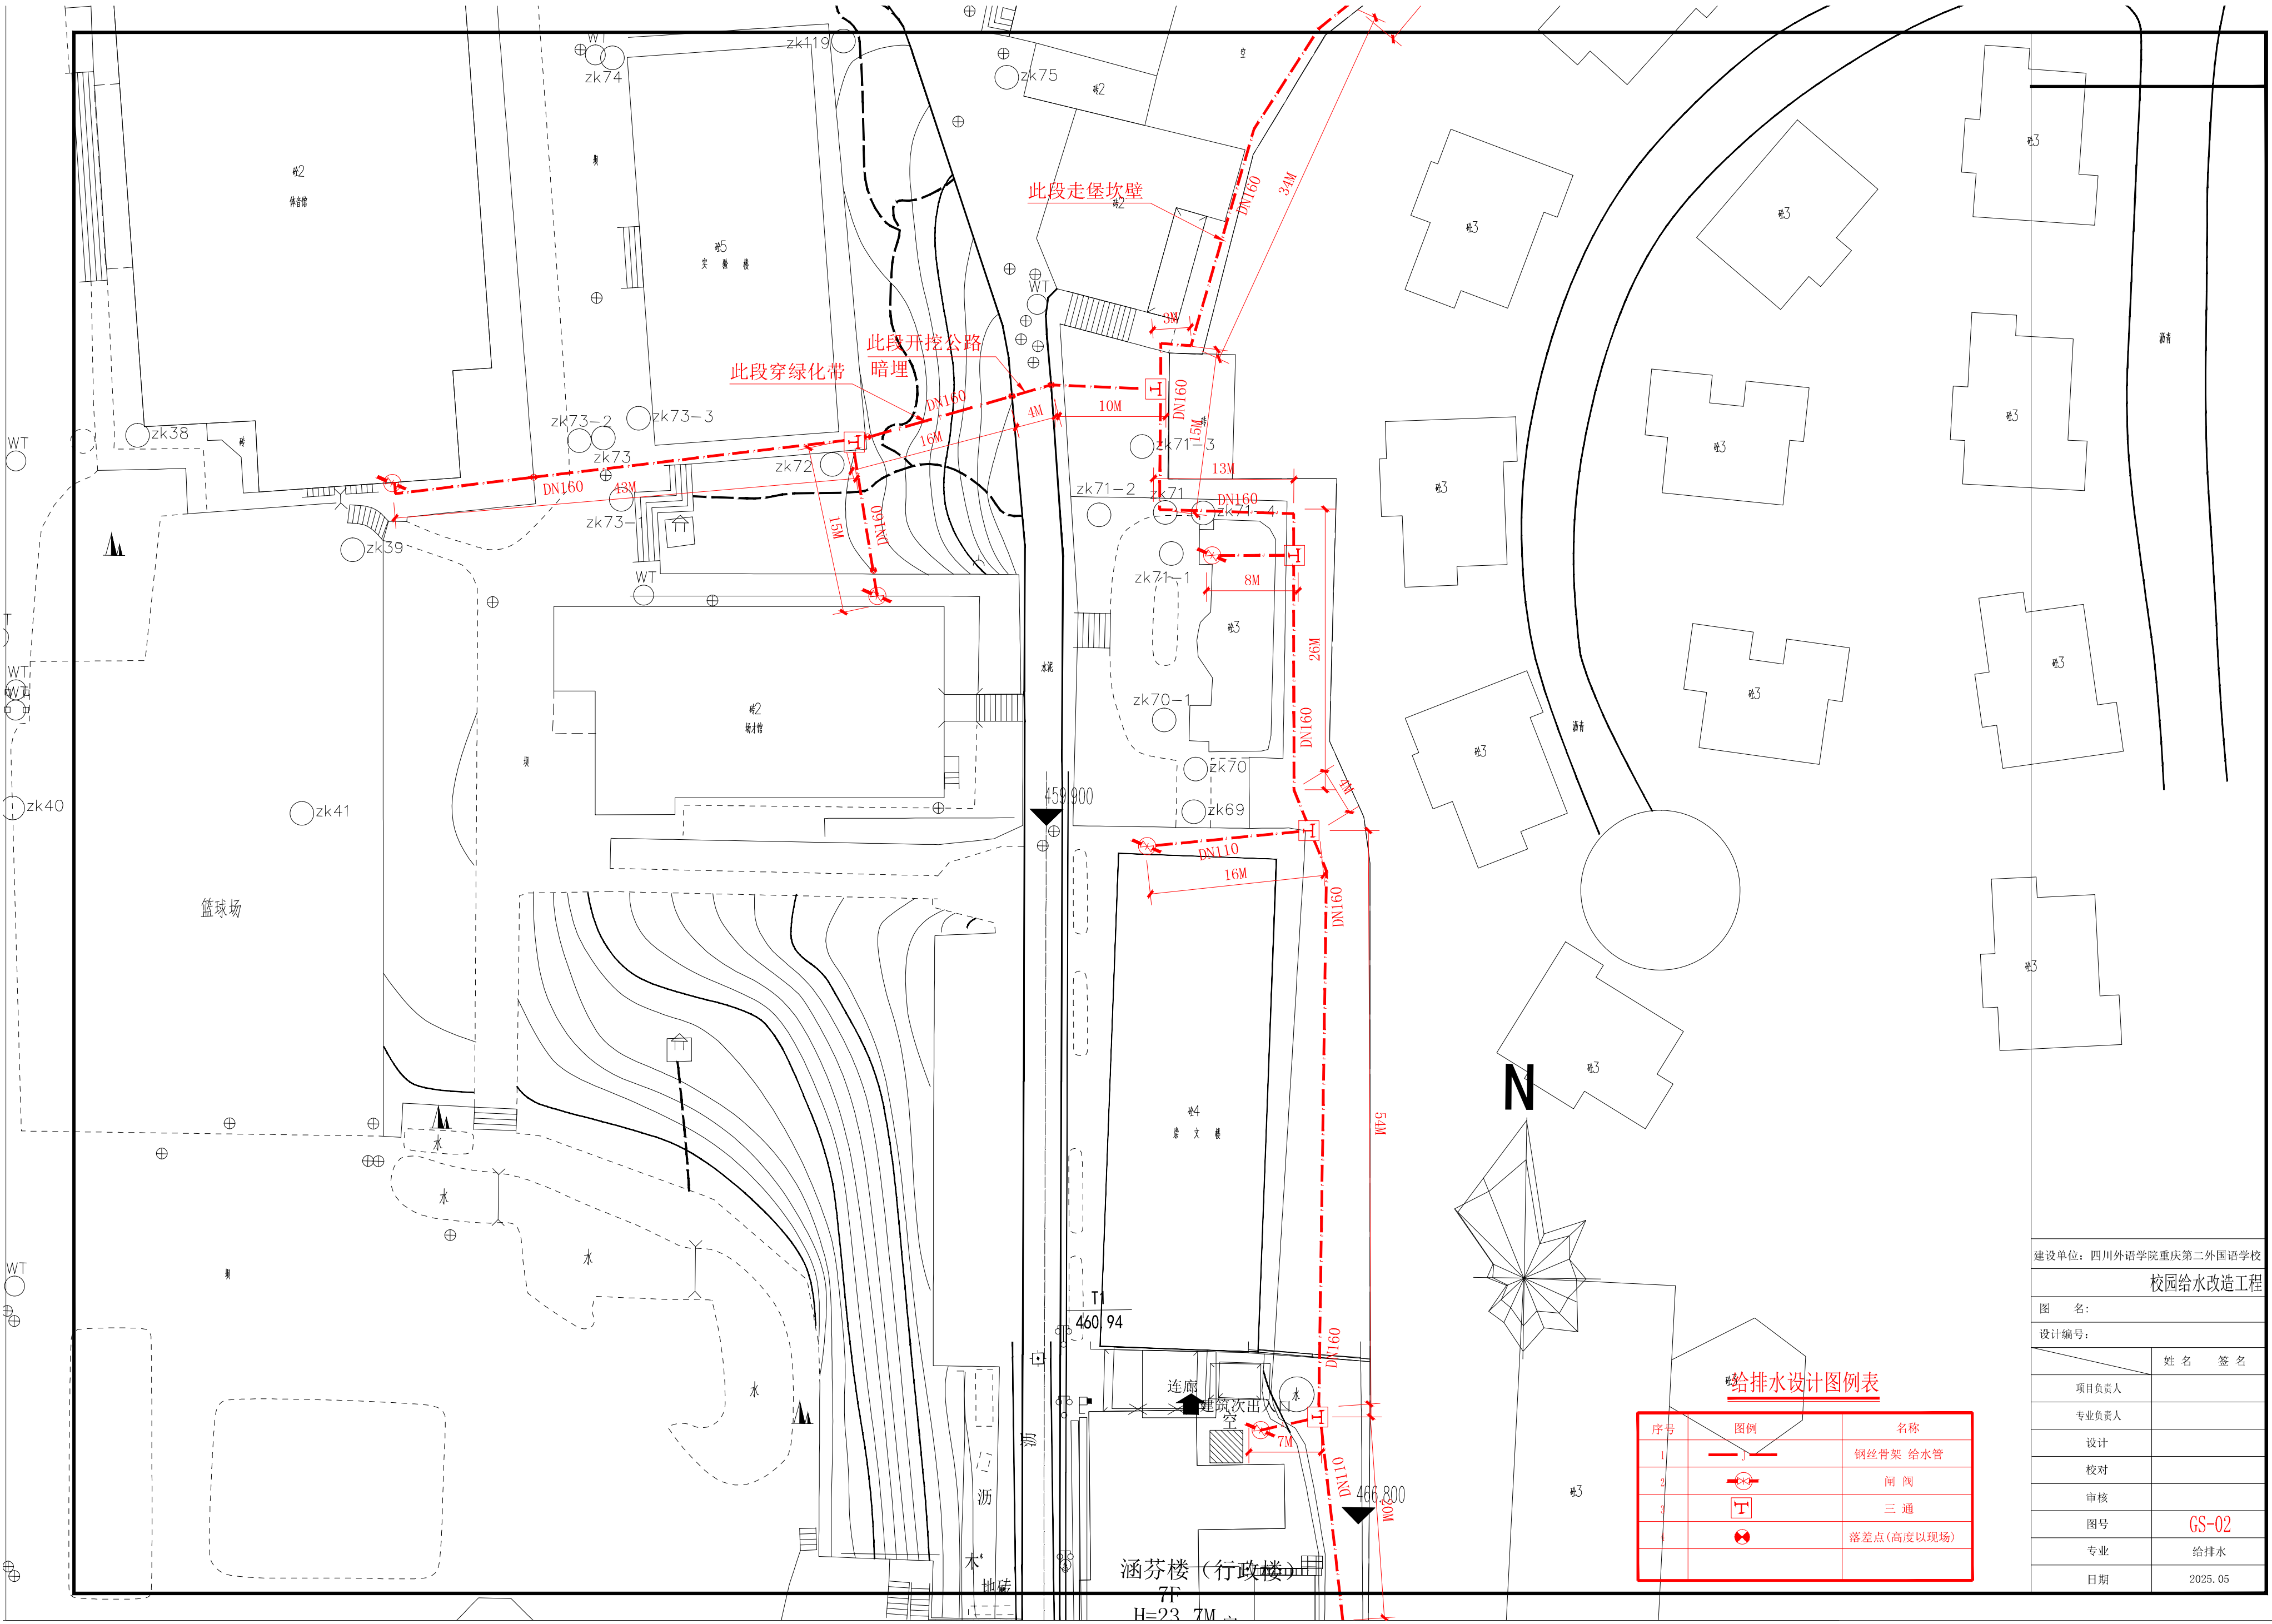

给排水设计图例表

序号	图例	名称
1		钢丝骨架 给水管
2		闸 阀
3		三 通
4		落差点(高度以现场)

建设单位：四川外语学院重庆第二外国语学校

校 园 给 水 改 造 工 程

图 名：

设计编号：

姓 名 签 名

项目负责人

专业负责人

设计

校对

审核

图号

GS-02

专业


给排水

日期

2025.05

涵芬楼（行政楼）

H=23.7M

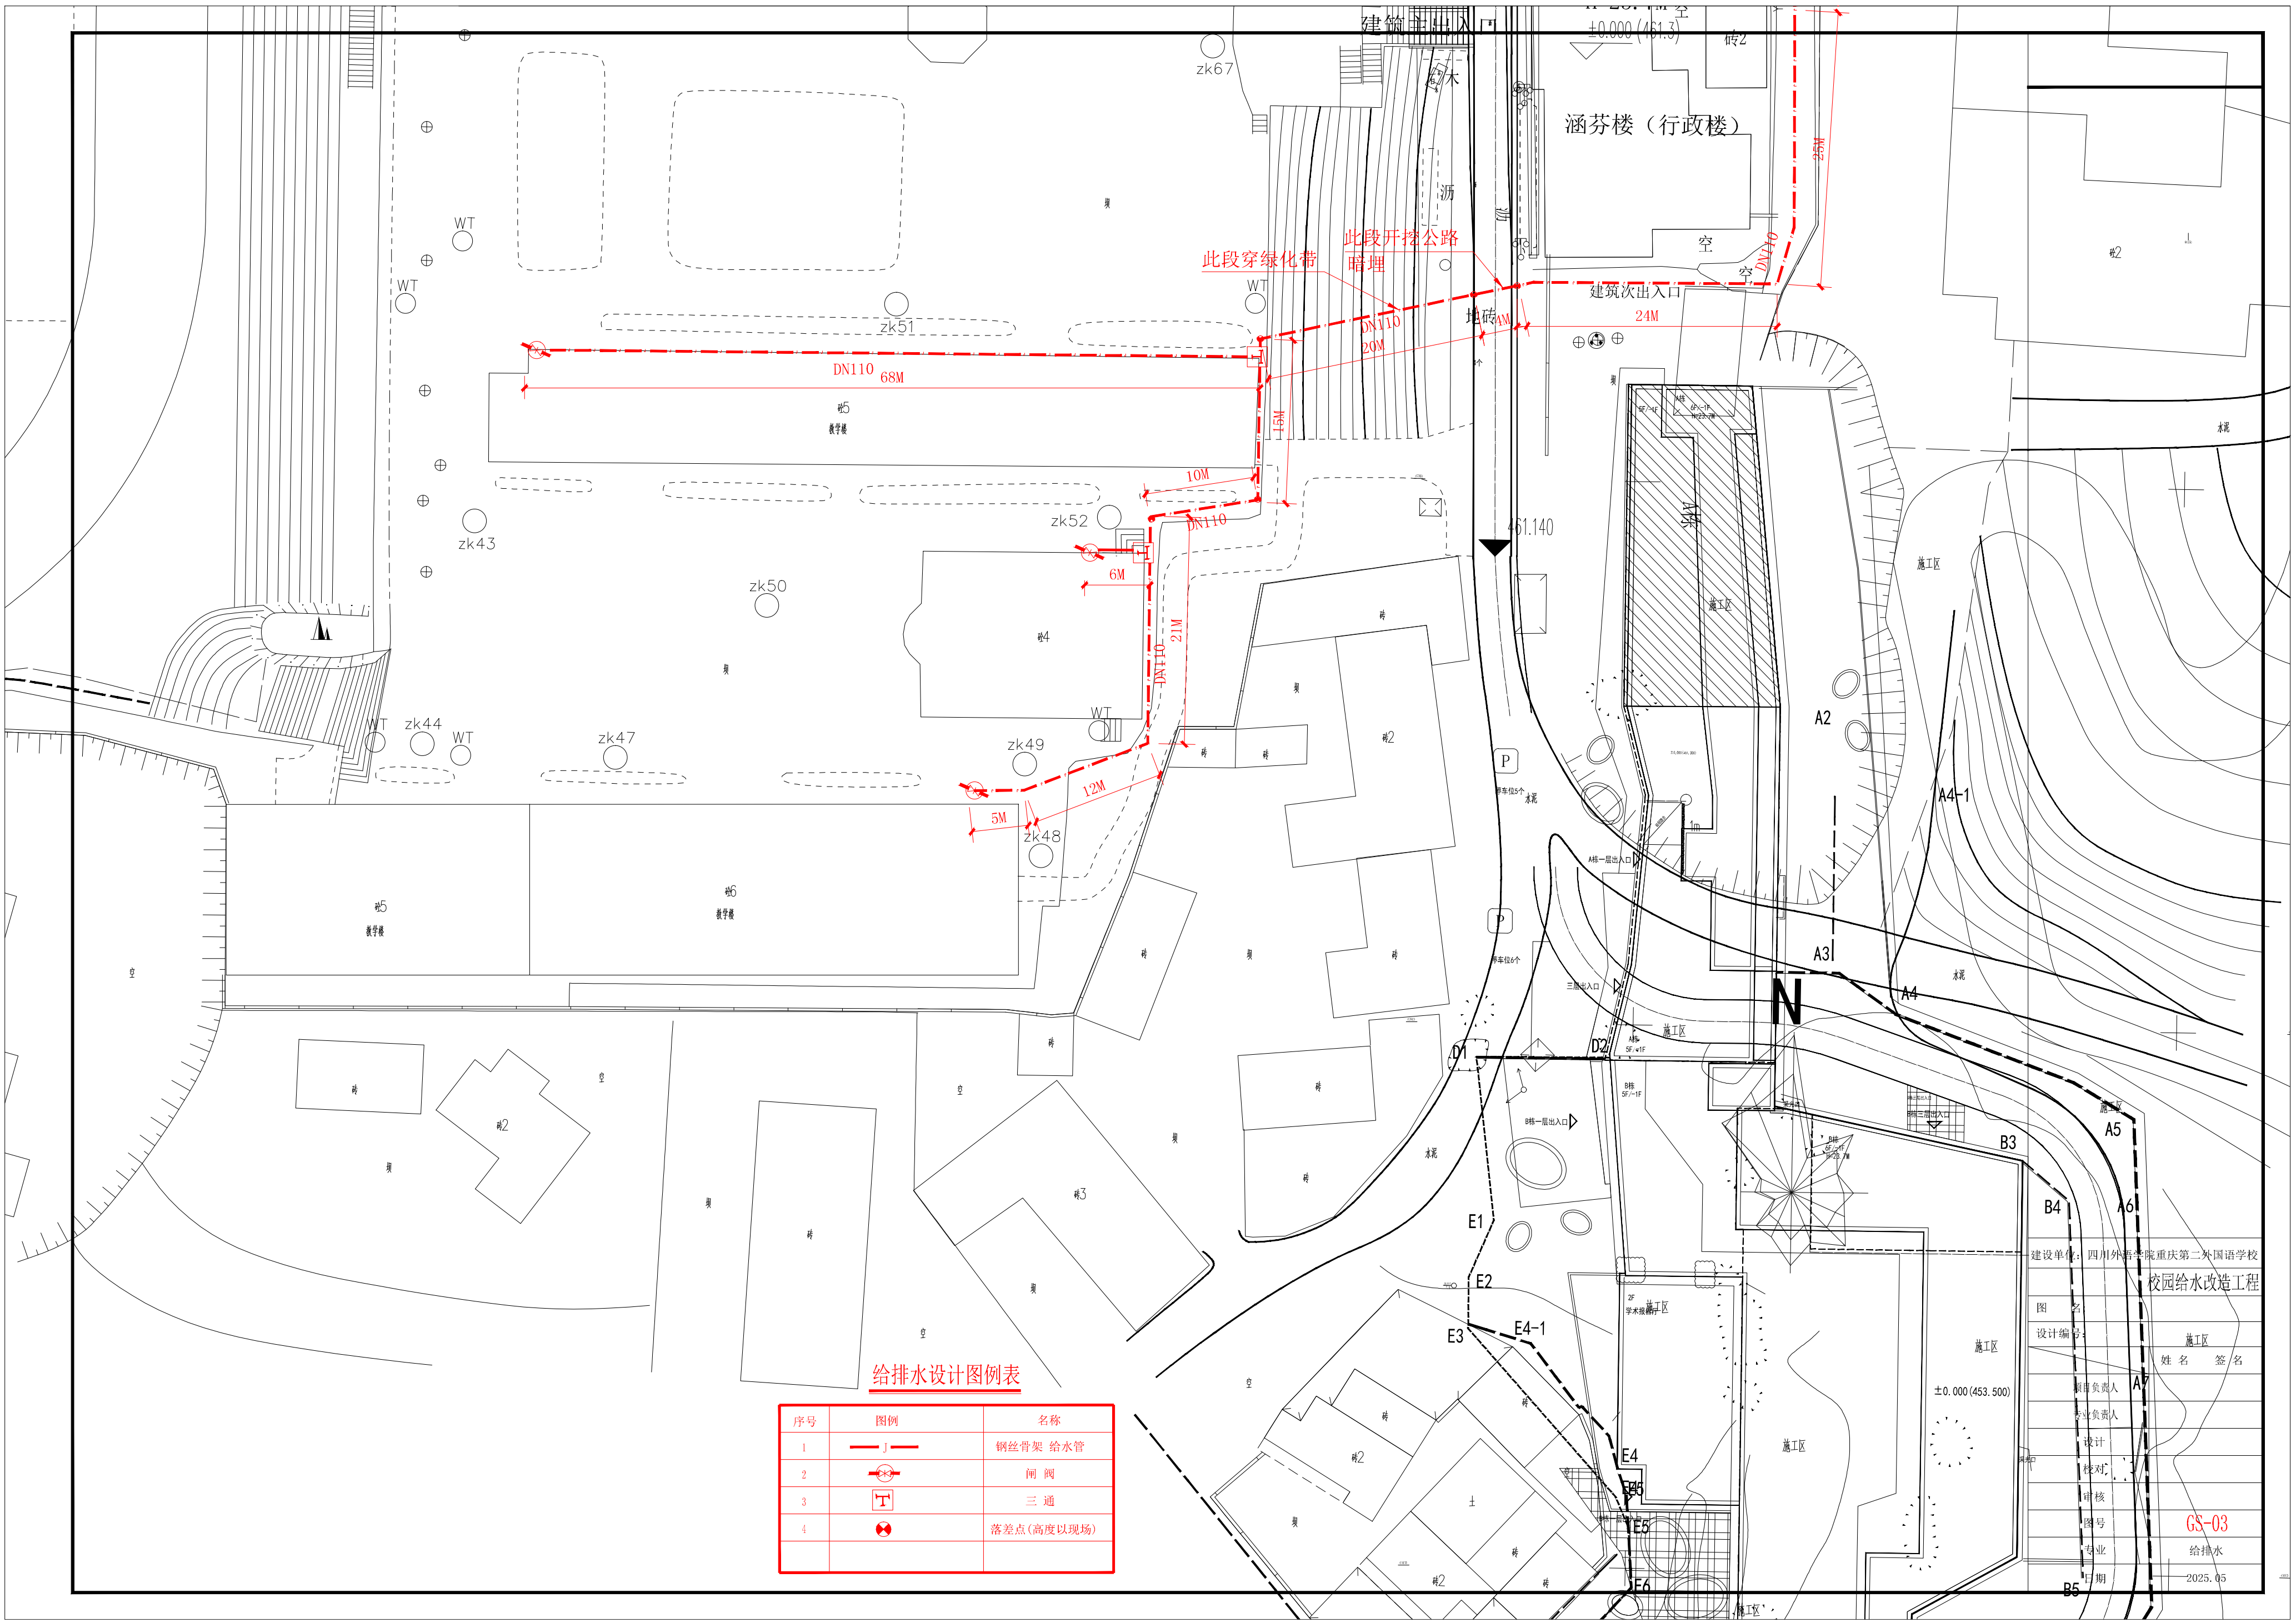

给排水设计图例表

序号	图例	名称
1		钢丝骨架 给水管
2		闸 阀
3		三 通
4		落差点(高度以现场)

建设单位: 四川外语学院重庆第二外国语学校	
图 名: 校园给水改造工程	
设计编号: 施工区	
姓名	签名
项目负责人	
专业负责人	
设计	
校对	
审核	
图号	GS-03
专业	给排水
日期	2025.05